



Progetto per la fornitura e posa in opera degli arredi tecnici per i laboratori del Dipartimento di Biologia a realizzarsi nel Nuovo Edificio dei Dipartimenti Biologici nel Campus Universitario di via Orabona a Bari



FEBBRAIO 2012

# AR-L b 02

LAYOUT ARREDI  
PIANTA PIANO SECONDO  
scala 1:100

RESPONSABILE UNICO DEL PROCEDIMENTO

ING. GAETANO RANIERI


PROGETTO

ING. ALESSANDRO ALBORETO  
PER. IND. DOMENICO CASSANO  
GEOM. ANTONIO COTENA  
ING. GIOVANNI FRANCESCO FERRARA MIRENZI

## LEGENDA

----- Dipartimento di Biologia

- |         |  |         |  |
|---------|--|---------|--|
| b.01.01 |  | b.07.01 |  |
| b.01.02 |  | b.07.02 |  |
| b.01.03 |  | b.08.01 |  |
| b.01.04 |  | b.08.01 |  |
| b.02.01 |  |         |  |
| b.03.01 |  |         |  |
| b.03.02 |  |         |  |
| b.04.01 |  |         |  |
| b.05.01 |  |         |  |
| b.06.01 |  |         |  |
| b.06.02 |  |         |  |
| b.06.03 |  |         |  |
| b.06.04 |  |         |  |

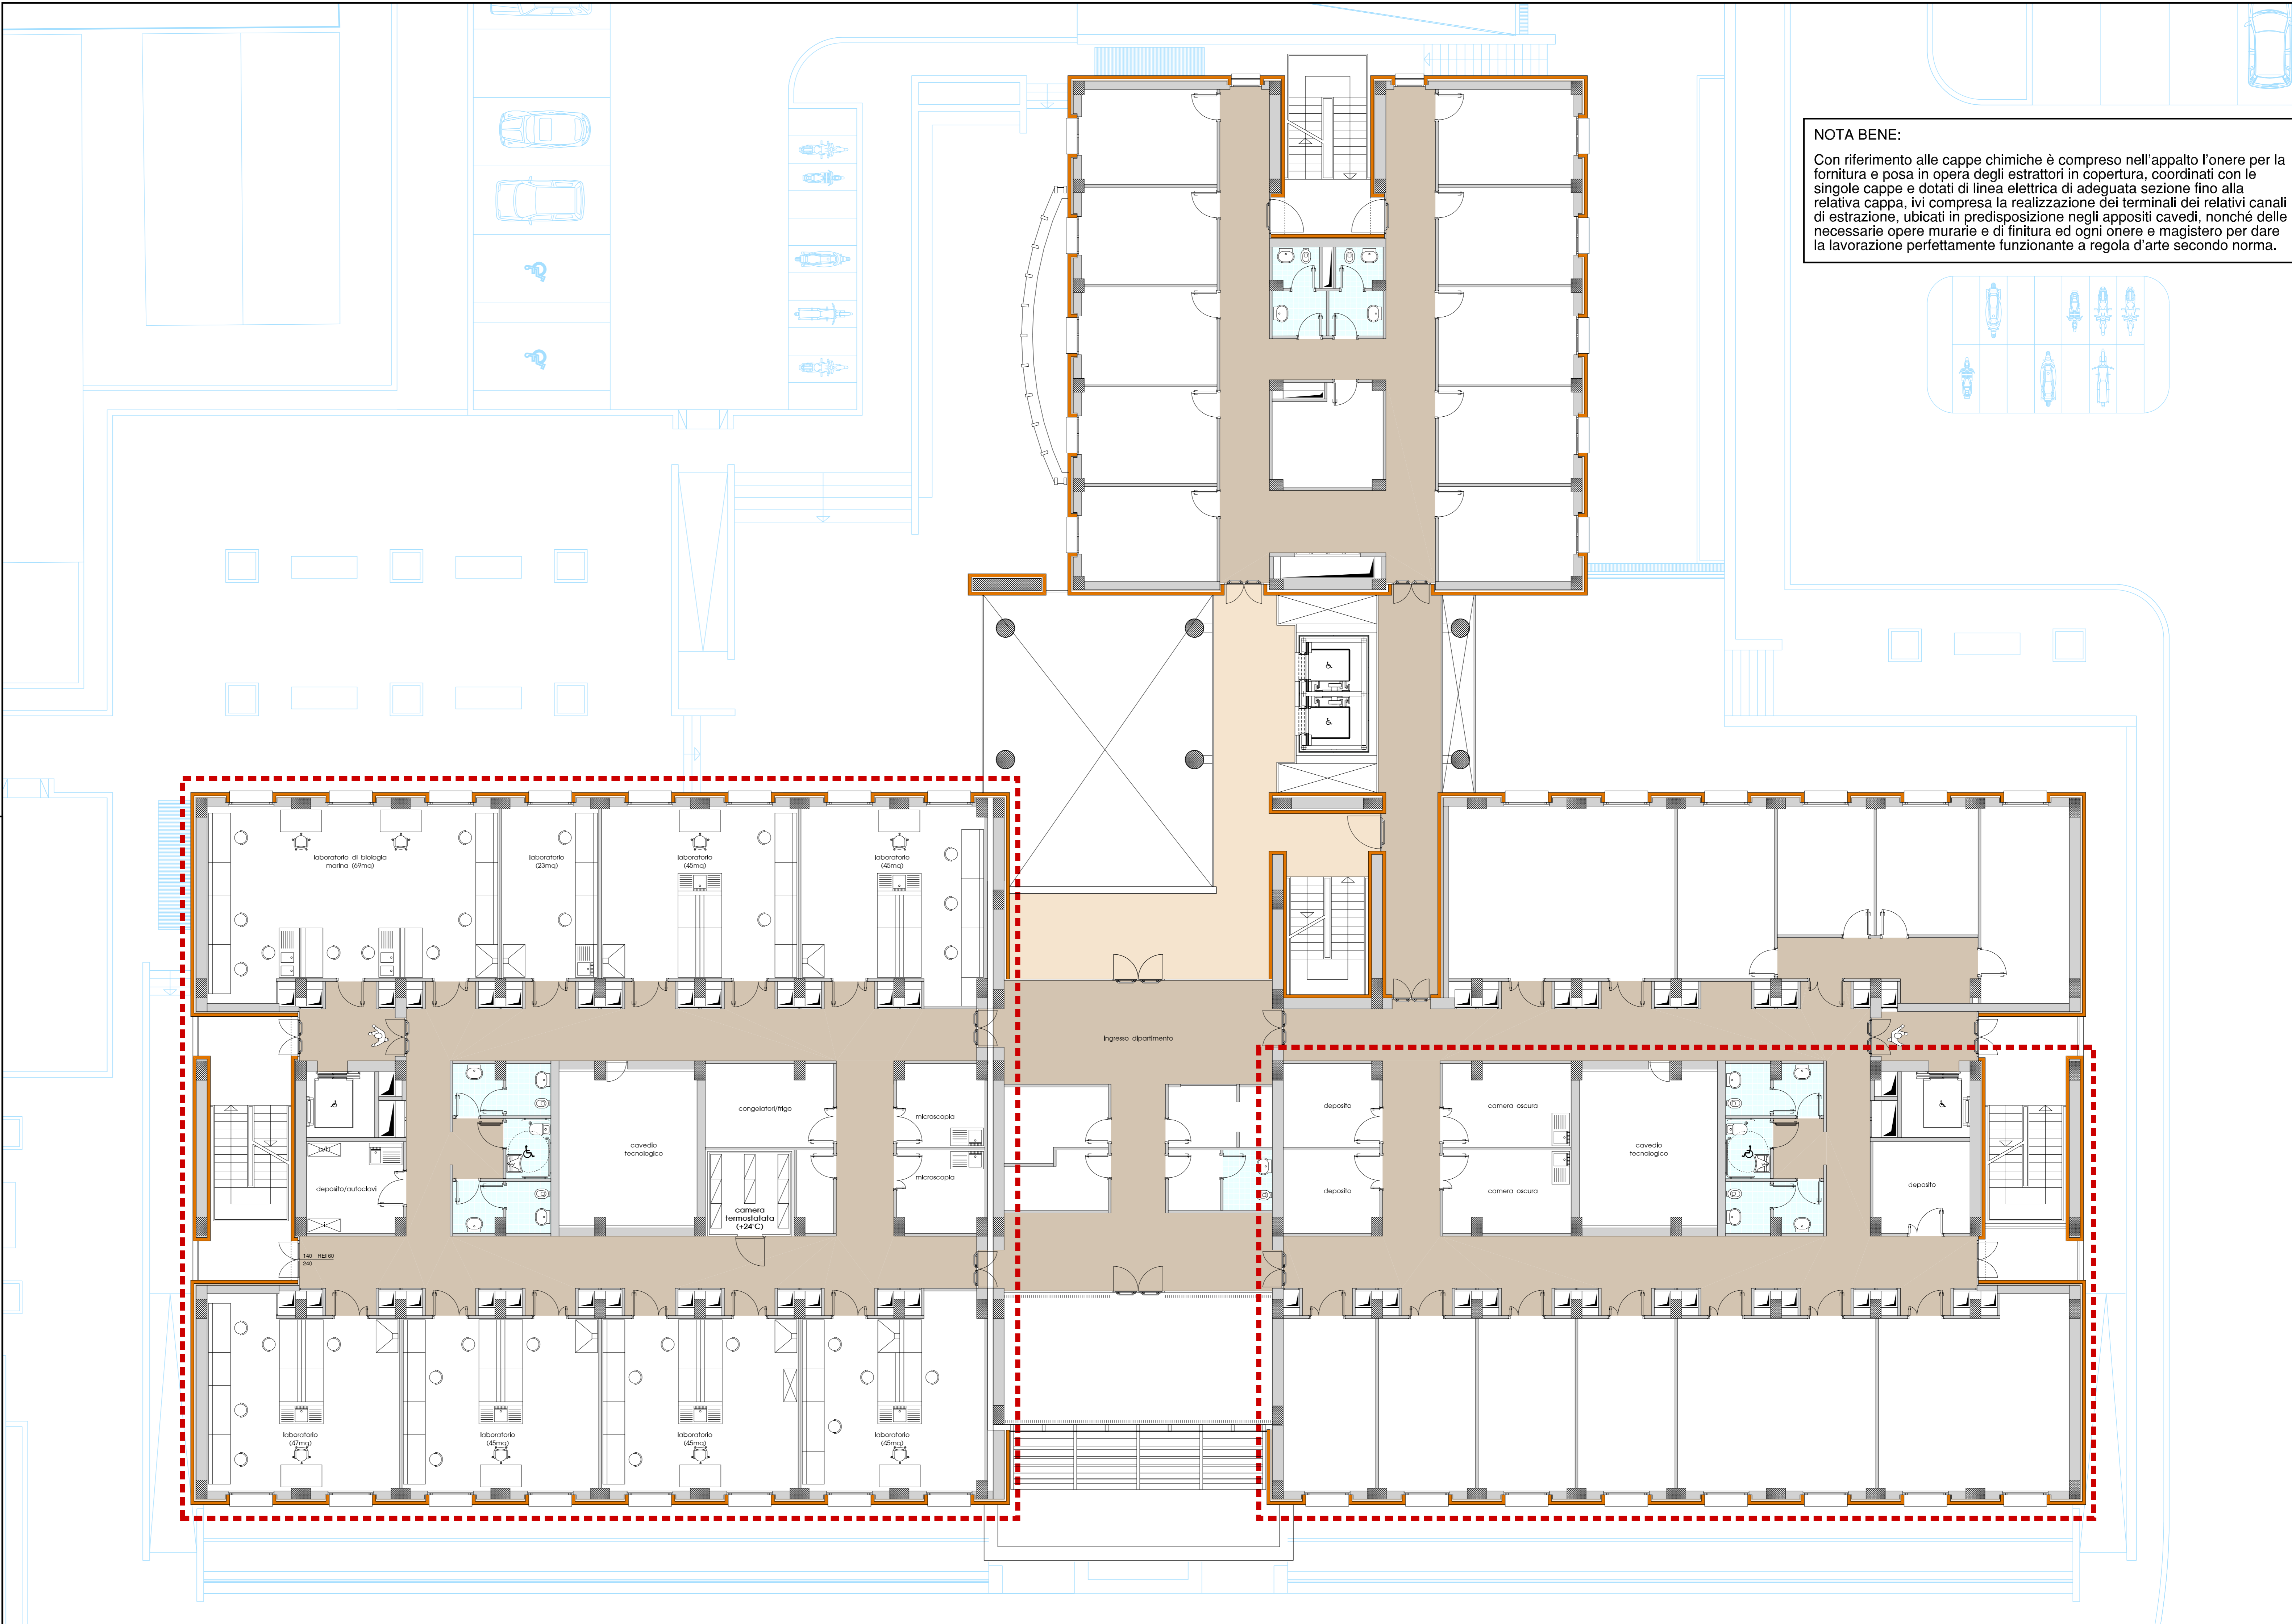

**NOTA BENE:**  
Con riferimento alle cappe chimiche è compreso nell'appalto l'onere per la fornitura e posa in opera degli estrattori in copertura, coordinati con le singole cappe e dotati di linea elettrica di adeguata sezione fino alla relativa cappa, ivi compresa la realizzazione dei terminali dei relativi canali di estrazione, ubicati in predisposizione negli appositi caveau, nonché delle necessarie opere murarie e di finitura ed ogni onere e magistero per dare la lavorazione perfettamente funzionante a regola d'arte secondo norma.

